 



全体平面図 (放流管) S=1:2000



数量一覧

工種	細目	単位	数量	備考
人孔設置工	1号人孔	基	2	
	0号人孔	基	9	
	小型人孔	基	3	塩ビマンホール
管渠布設工	Φ150VU	m	1055.89	下水道用硬質塩化ビニル管

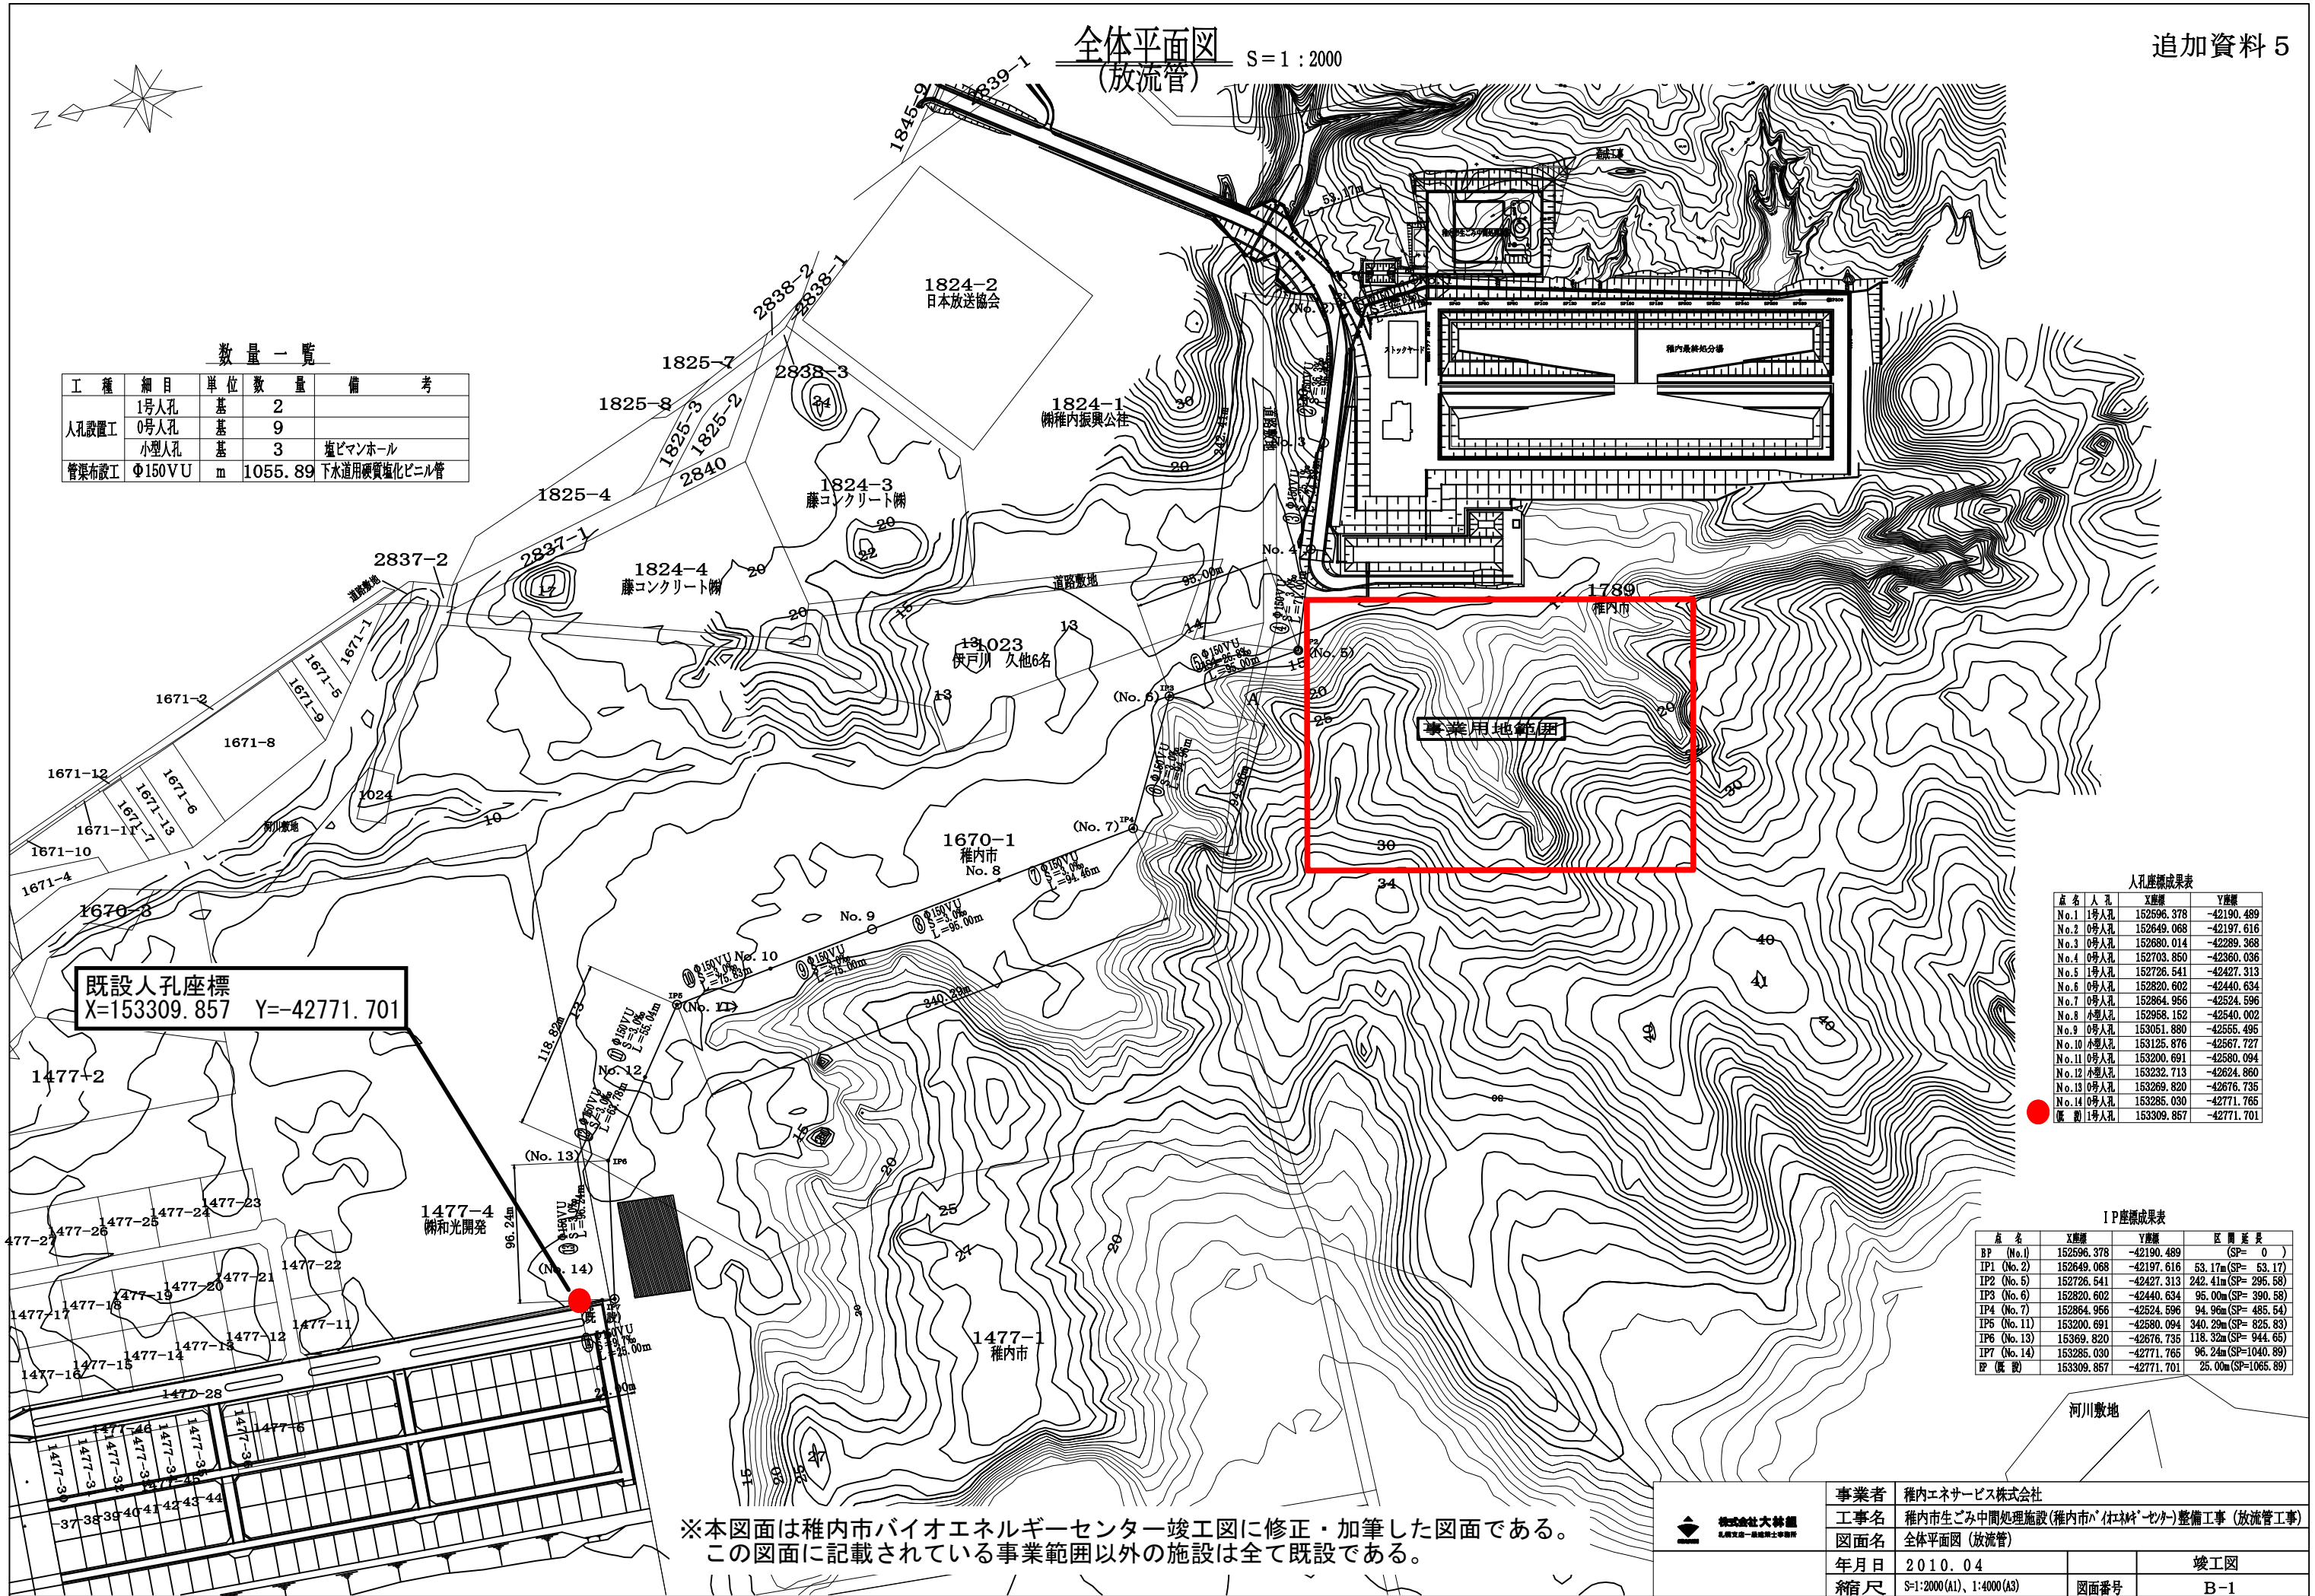

人孔座標成果表

点名	人孔	X座標	Y座標
No.1	1号人孔	152596.378	-42190.489
No.2	0号人孔	152649.068	-42197.616
No.3	0号人孔	152680.014	-42289.368
No.4	0号人孔	152703.850	-42360.036
No.5	1号人孔	152726.541	-42427.313
No.6	1号人孔	152820.602	-42440.634
No.7	0号人孔	152864.956	-42524.596
No.8	小型人孔	152958.152	-42540.002
No.9	0号人孔	153051.880	-42555.495
No.10	小型人孔	153125.876	-42567.727
No.11	0号人孔	153200.691	-42580.094
No.12	小型人孔	153232.713	-42624.860
No.13	0号人孔	153269.820	-42676.735
No.14	0号人孔	153285.030	-42771.765
既設	1号人孔	153309.857	-42771.701

IP座標成果表

点名	X座標	Y座標	区間延長
BP (No.1)	152596.378	-42190.489	(SP=0)
IP1 (No.2)	152649.068	-42197.616	53.17m (SP=53.17)
IP2 (No.5)	152726.541	-42427.313	242.41m (SP=295.58)
IP3 (No.6)	152820.602	-42440.634	95.00m (SP=390.58)
IP4 (No.7)	152864.956	-42524.596	94.96m (SP=485.54)
IP5 (No.11)	153200.691	-42580.094	340.29m (SP=825.83)
IP6 (No.13)	153269.820	-42676.735	118.32m (SP=944.65)
IP7 (No.14)	153285.030	-42771.765	96.24m (SP=1040.89)
IP (既設)	153309.857	-42771.701	25.00m (SP=1065.89)

既設人孔座標  
X=153309.857 Y=-42771.701

※本図面は稚内市バイオエネルギーセンター竣工図に修正・加筆した図面である。  
この図面に記載されている事業範囲以外の施設は全て既設である。



事業者	稚内エネサービス株式会社		
工事名	稚内市生ごみ中間処理施設(稚内市バイオエネルギーセンター)整備工事(放流管工事)		
図面名	全体平面図(放流管)		
年月日	2010.04	竣工図	
縮尺	S=1:2000(A1), 1:4000(A3)	図面番号	B-1